


Inwentaryzacja obiektu z oznaczeniem miejsc usytuowania grzejników

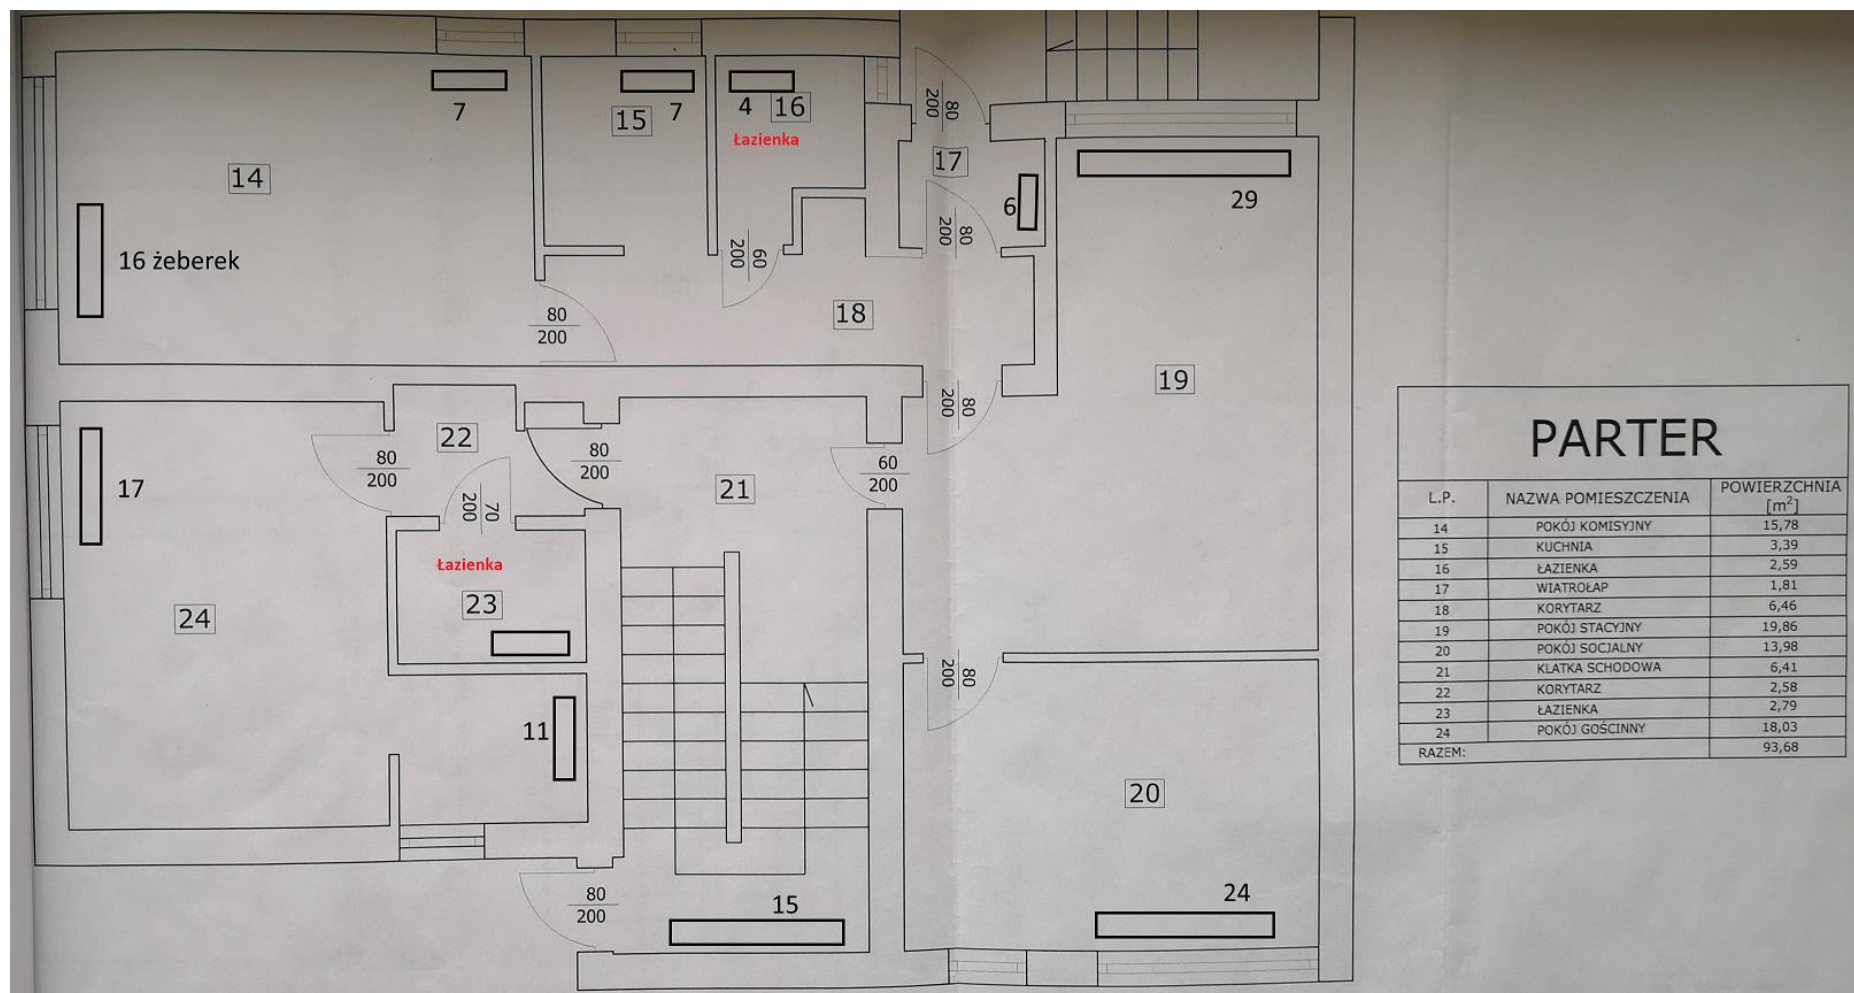

PROKREM s.g.		oprac.: Biuro Stacji Hydrologiczno-Meteorologicznej w Sandomierzu, ul. Ożarowska 65	
Nazwa rysunku: Rzut piętra			Skala: 1:50
PROJEKTANT:		Nr upraw.:	Podpis:
mgr inż. Mateusz Kempa		62/10g/90 1807g/94	
mgr inż. Agnieszka Socha Asystent projektanta			
Sandomierz, 2011 r.			Rys. nr 3