

- LEGENDA**
- TRZONI KUCHENNY NA GAZ
 - LUB PALIWO STALE
 - ZLEWIDZINY/WAK
 - MISKA USTĘPOWA
 - PIJUSAR
 - UMYWALKA
 - WANNA
 - BRODZIK NATRYSIOWY
 - WĘSIE DO LOKALU
 - WENTYLACJA
 - KANAŁ DYMOWY

Investor: Instytut Meteorologii i Gospodarki Wodnej
 adres: ul. Podlesna 61, 01-673 Warszawa
 Wykonawca: ORI Tomasz Jaroszewicz
 adres: Kopczany 6, 16-315 Lipsk

Tytuł opracowania:
 Inwentaryzacja architektoniczno-budowlana
 budynku A w
 Warszawie przy ul. Podlesnej 61

Tytuł rysunku:
 RZUT II PIĘTRA - arkusz 3

Nr rys.: 6.3


Opracowanie:
 inż. Tomasz Jaroszewicz

Skala: 1:100

Podpis: _____

Data: 12.2017

Sprawdził: mgr inż. arch. Dominik Więcek

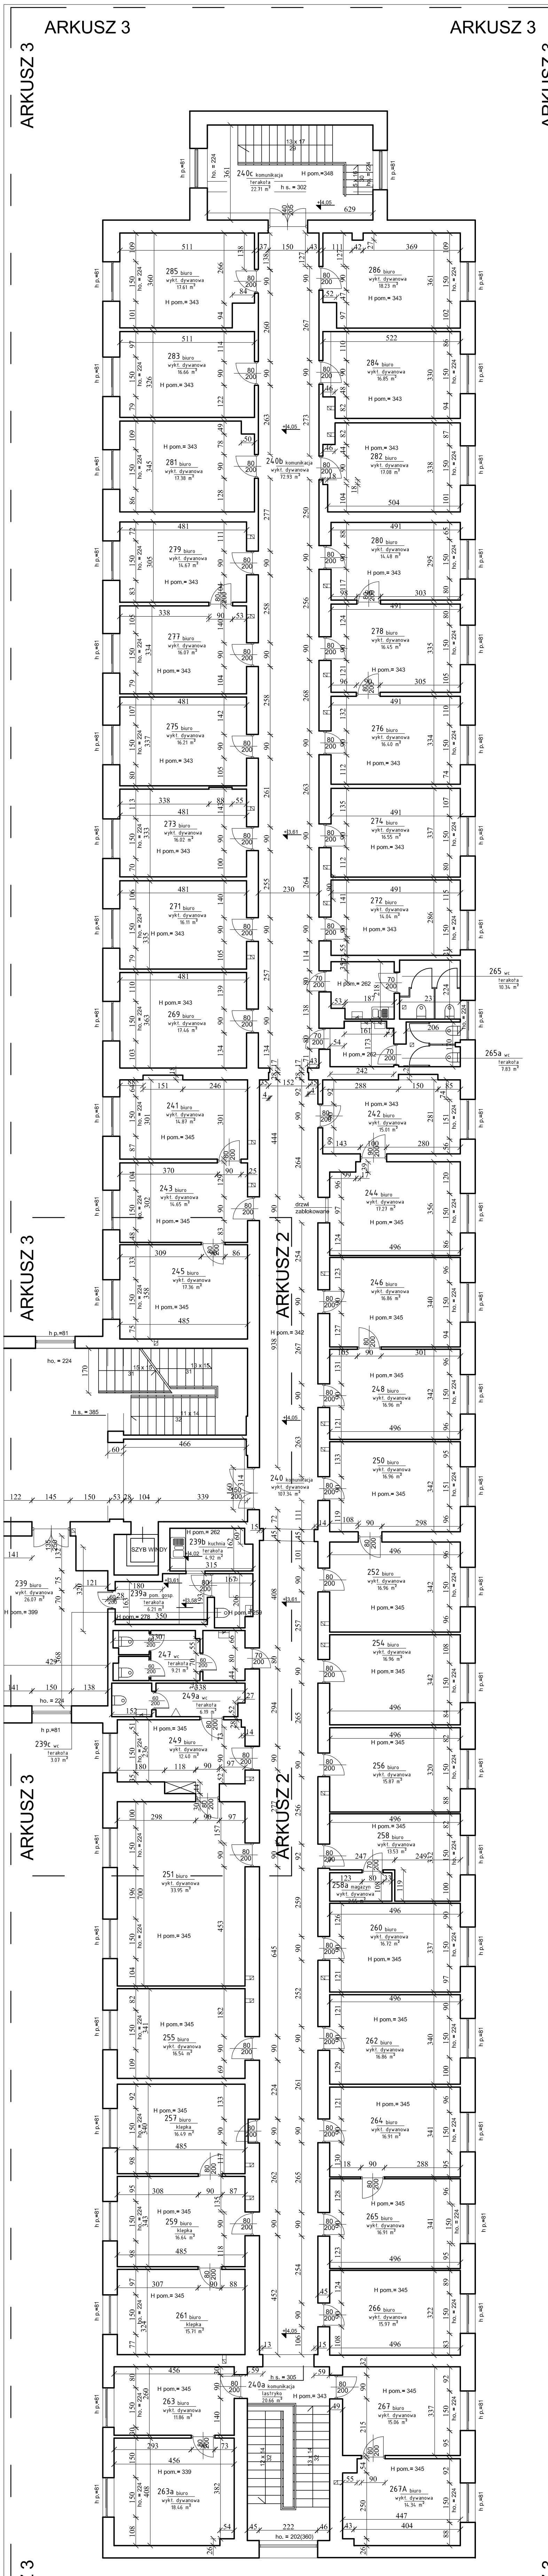

ARKUSZ 3

ARKUSZ 3

ARKUSZ 3