

ARKUSZ 1

ARKUSZ 1

ARKUSZ 1

ARKUSZ 1

ARKUSZ 1

ARKUSZ 2


ARKUSZ 1

ARKUSZ 1

ARKUSZ 1

ARKUSZ 1

ARKUSZ 1

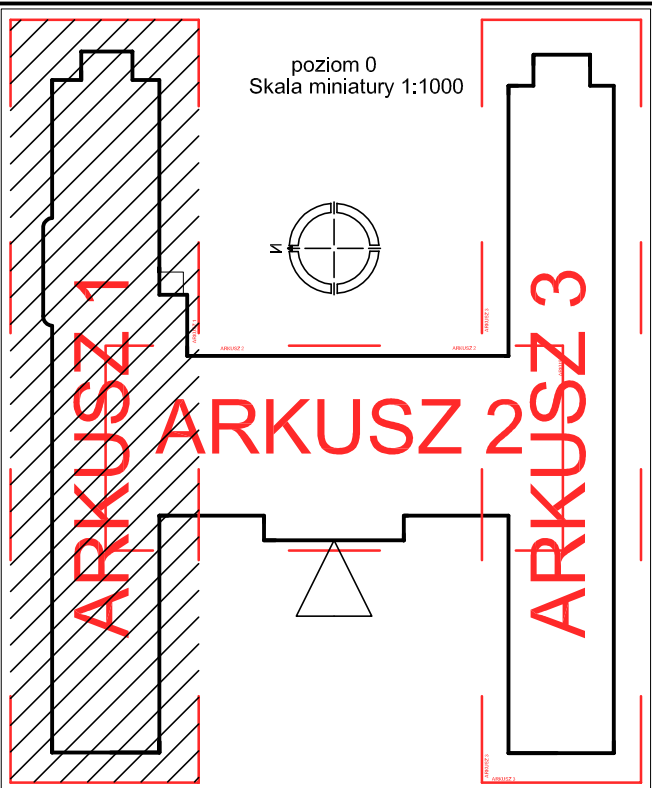

Investor:	Instytut Meteorologii i Gospodarki Wodnej adres: ul. Podleśna 61; 01-673 Warszawa		
Wykonawca:	ORI Tomasz Jaroszewicz adres: Kopczany 6; 16-315 Lipsk		
Tytuł opracowania:	Inwentaryzacja elektryczna budynku "A" w Warszawie przy ul. Podleśnej 61		
Tytuł rysunku:	INSTALACJA OŚWIETLENIA, INSTAL. TELETECHNICZNE - PARTER /ARKUSZ 1/	Nr rys.:	5
Projektant:	mgr inż. KRZYSZTOF STARCZAK PDK/0254/OWOE/13	Podpis:	Skala: 1:100 Data: 10.2017