
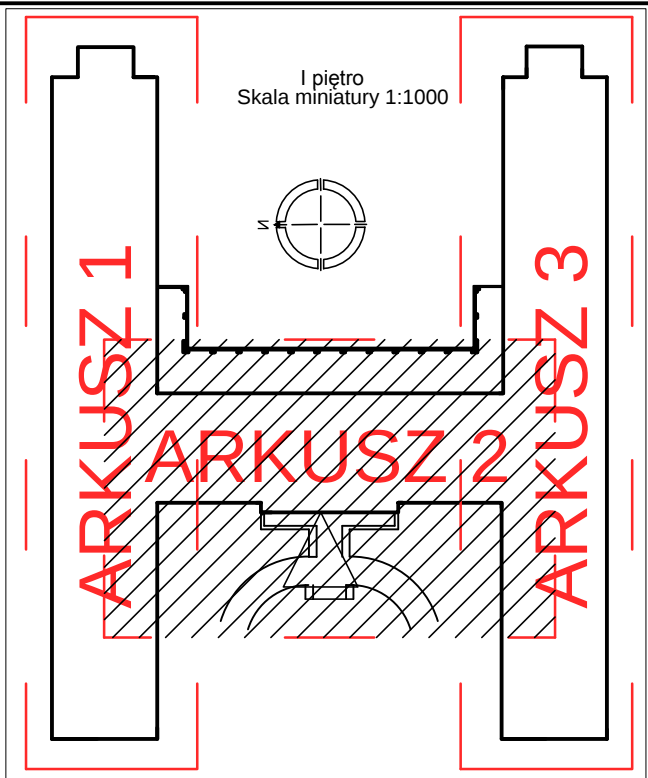


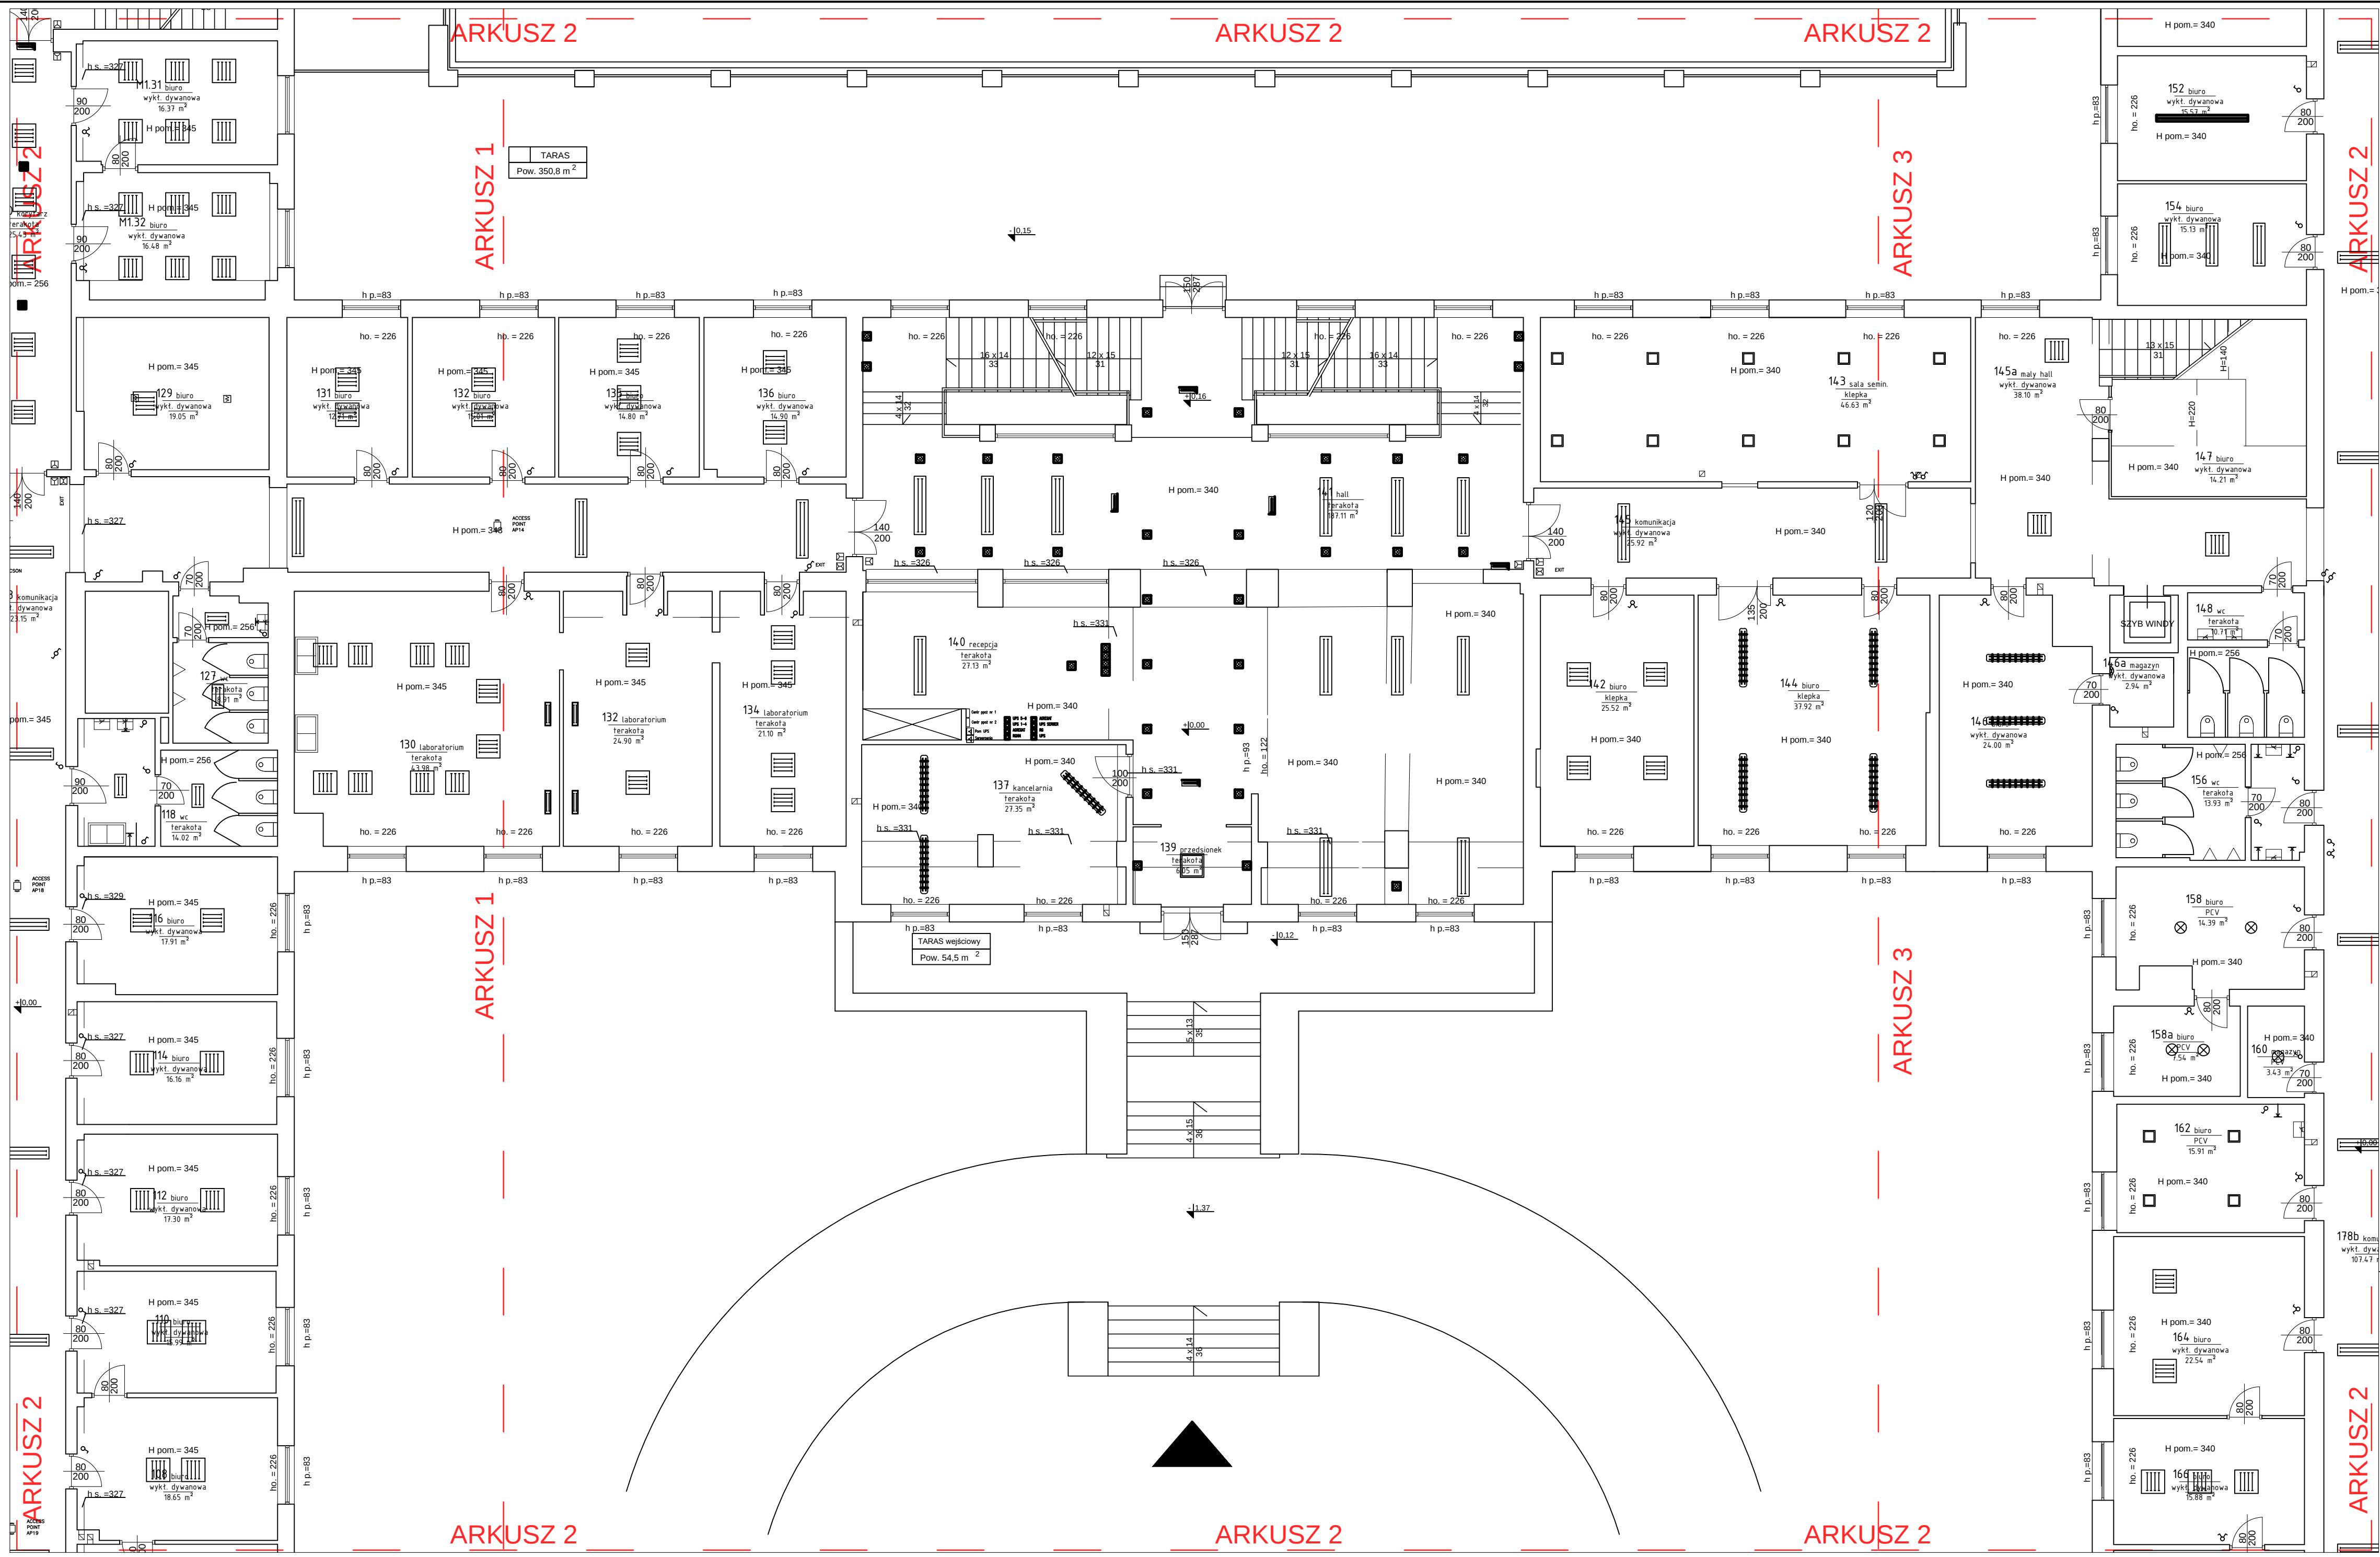

Inwestor: Instytut Meteorologii i Gospodarki Wodnej adres: ul. Podleśna 61; 01-673 Warszawa		
Wykonawca: ORI Tomasz Jaroszewicz adres: Kopczany 6; 16-315 Lipsk		
Tytuł opracowania: Inwentaryzacja elektryczna budynku "A" w Warszawie przy ul. Podleśnej 61		
Tytuł rysunku: INSTALACJA OŚWIETLENIA, INSTAL. TELETECHNICZNE - PIĘTRO 1 /ARKUSZ 2/	Nr rys.: 9	
Projektant: mgr inż. KRZYSZTOF STARCZAK PDK/0254/OWOE/13	Podpis:	Skala: 1:100 Data: 10.2017