
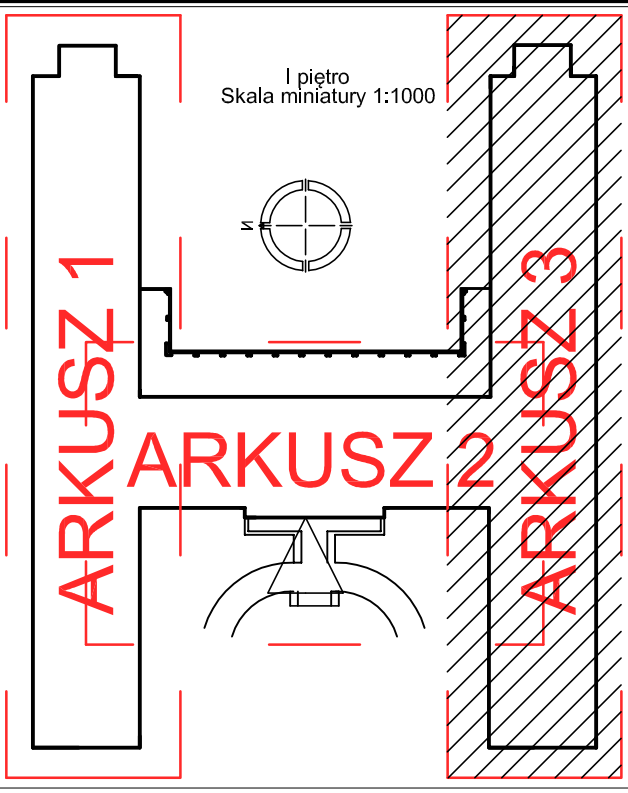


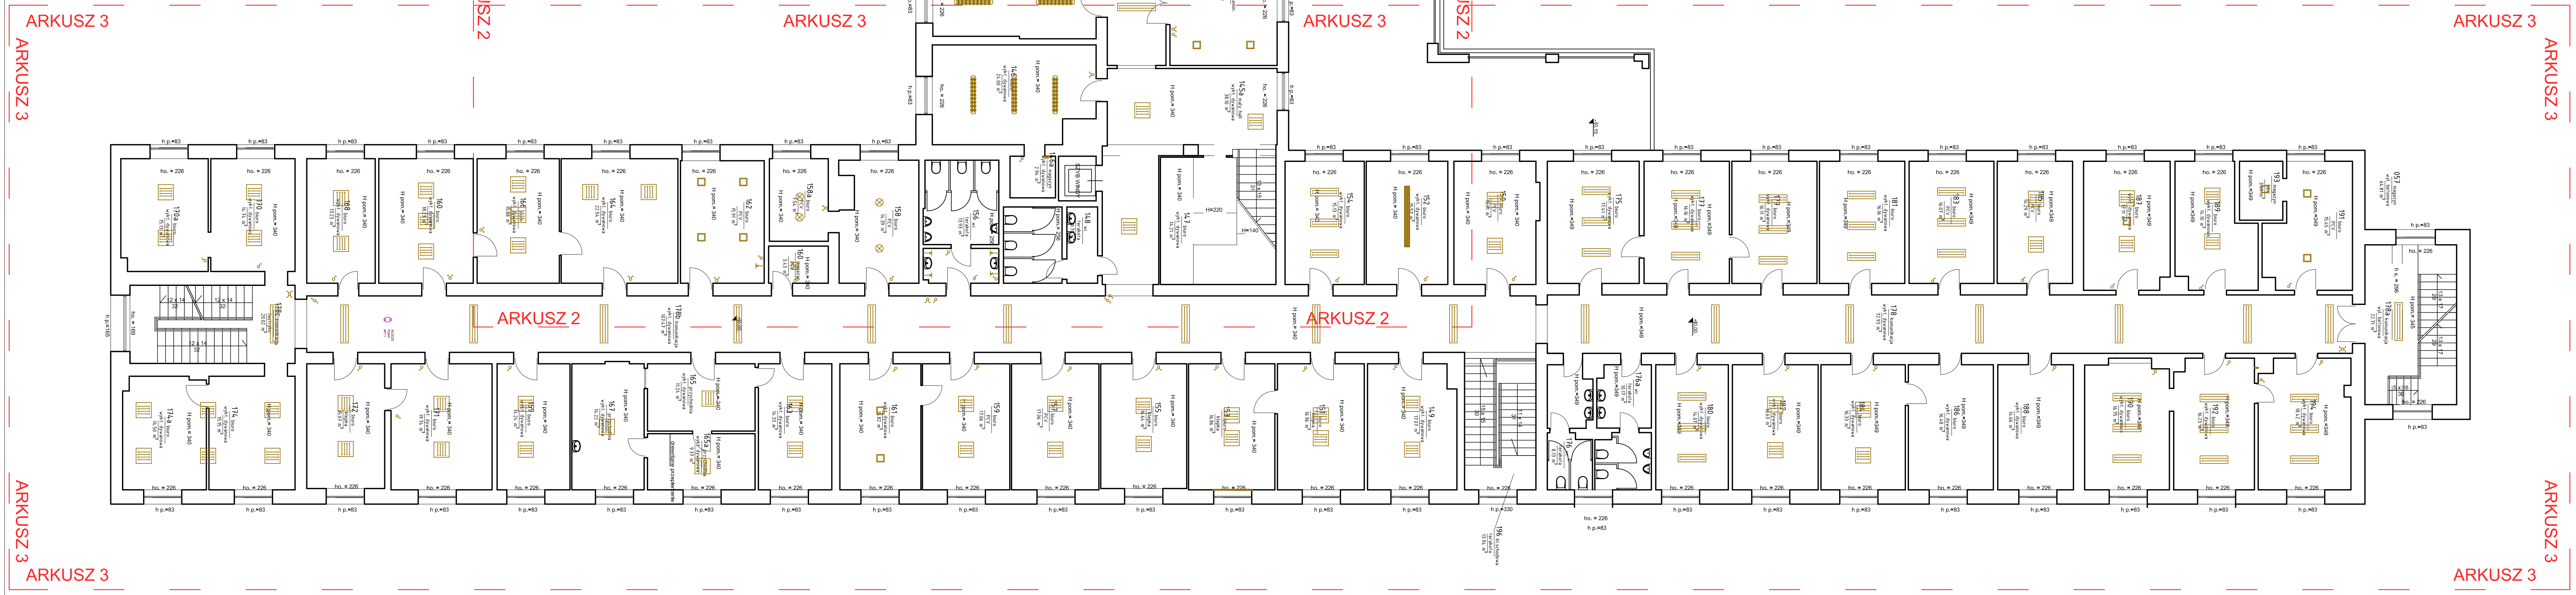

Investor:	Instytut Meteorologii i Gospodarki Wodnej adres: ul. Podleśna 61; 01-673 Warszawa		
Wykonawca:	ORI Tomasz Jaroszewicz adres: Kopczany 6; 16-315 Lipsk		
Tytuł opracowania: Inwentaryzacja elektryczna budynku "A" w Warszawie przy ul. Podleśnej 61			
Tytuł rysunku:	INSTALACJA OŚWIETLENIA, INSTAL. TELETECHNICZNE - PIĘTRO 1 /ARKUSZ 3/		Nr rys.: 10
Projektant:		Podpis:	Skala: 1:100 Data: 10.2017
mgr inż. KRZYSZTOF STARCZAK PDK/0254/OWOE/13			