


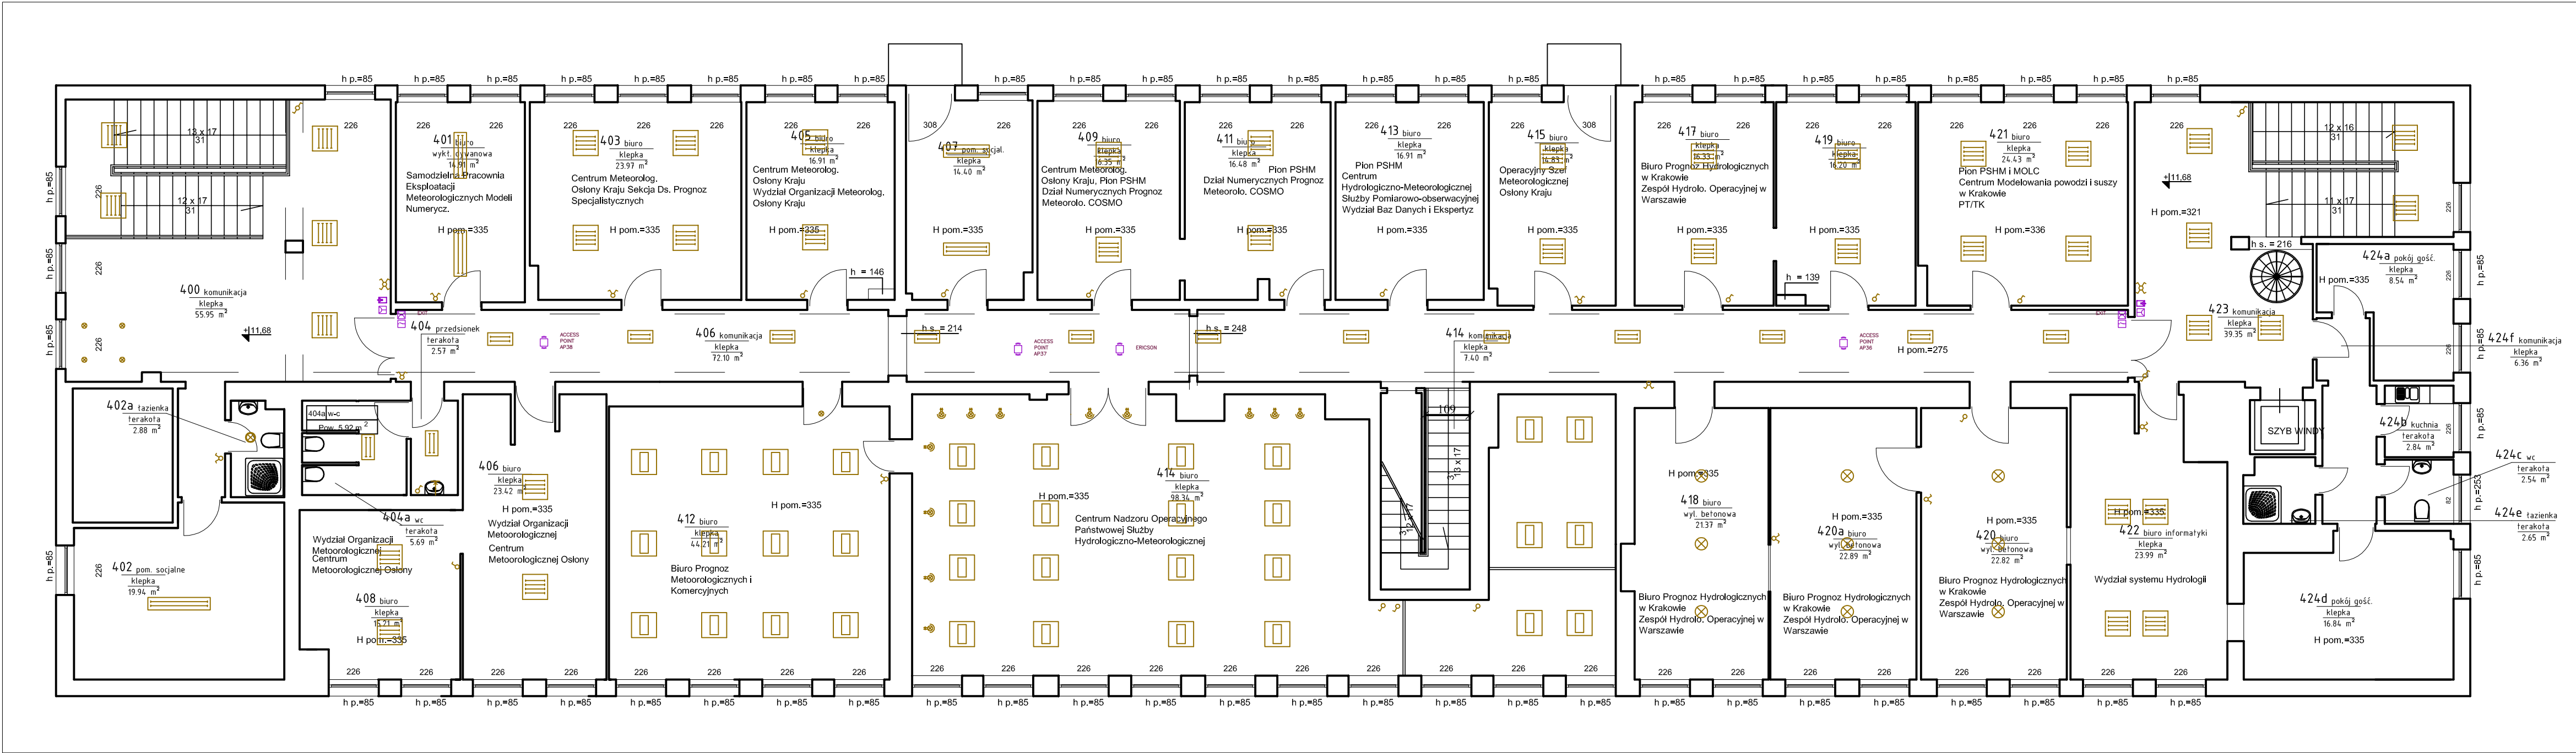

Inwestor:	Instytut Meteorologii i Gospodarki Wodnej adres: ul. Podleśna 61; 01-673 Warszawa	
Wykonawca:	ORI Tomasz Jaroszewicz adres: Kopczany 6; 16-315 Lipsk	
Tytuł opracowania:	Inwentaryzacja elektryczna budynku "A" w Warszawie przy ul. Podleśnej 61	
Tytuł rysunku:	INSTALACJA OŚWIETLENIA, INSTAL. TELETECHNICZNE - PIĘTRO 4	Nr rys.: 15
Projektant:	mgr inż. KRZYSZTOF STARCZAK PDK/0254/OWOE/13	Skala: 1:100
Podpis:		Data: 10.2017