


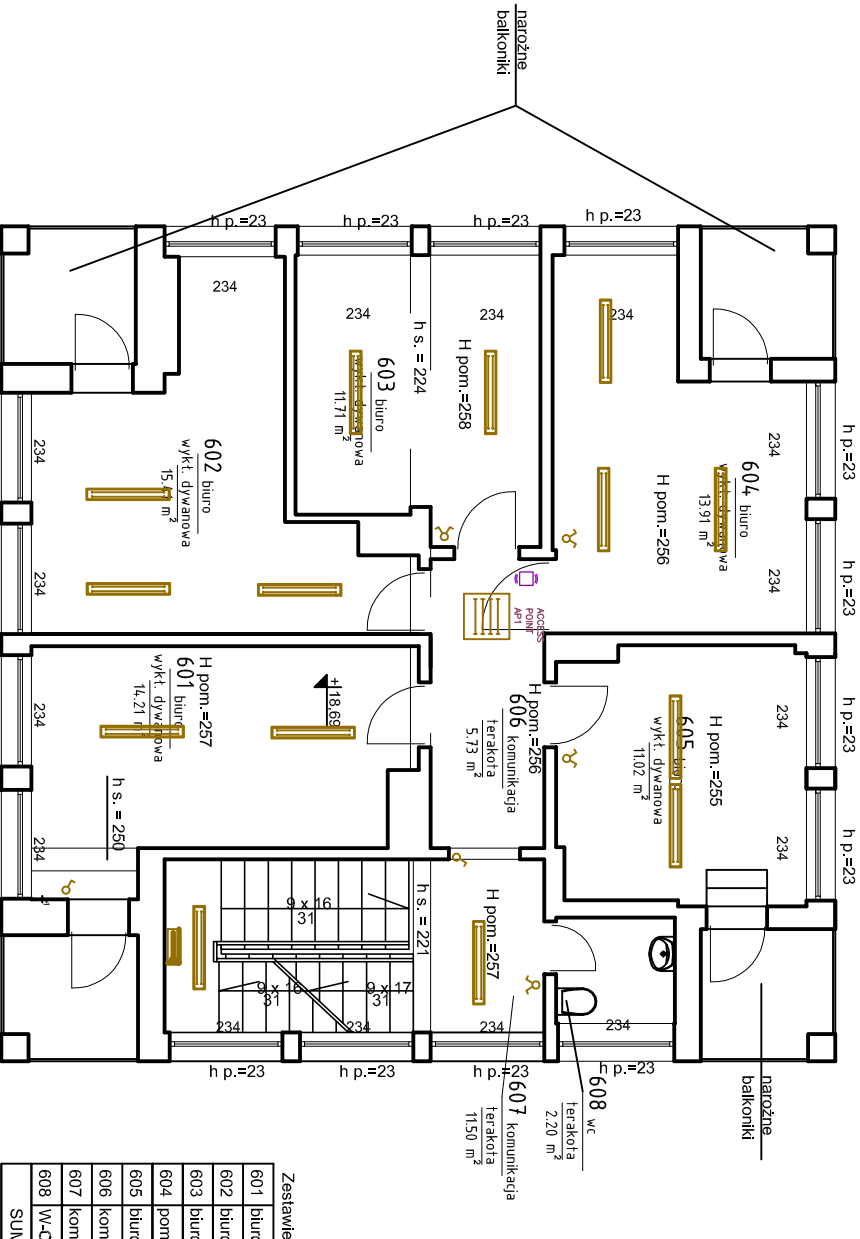

Zestawienie
601 biuro
602 biuro
603 biuro
604 pom
605 biuro
606 kom
607 kom
608 W-C
SUM

Investor:	Instytut Meteorologii i Gospodarki Wodnej adres: ul. Podleśna 61; 01-673 Warszawa		
Wykonawca:	ORI Tomasz Jaroszewicz adres: Kopczany 6; 16-315 Lipsk		
Tytuł opracowania:	Inwentaryzacja elektryczna budynku "A" w Warszawie przy ul. Podleśnej 61		
Tytuł rysunku:	INSTALACJA OŚWIETLENIA, INSTAL. TELETECHNICZNE - PIĘTRO 6		Nr rys.: 17
Projektant:	Podpis:	Skala: 1:100	
mgr inż. KRZYSZTOF STARCZAK PDK/0254/OWOE/13		Data:	10.2017