


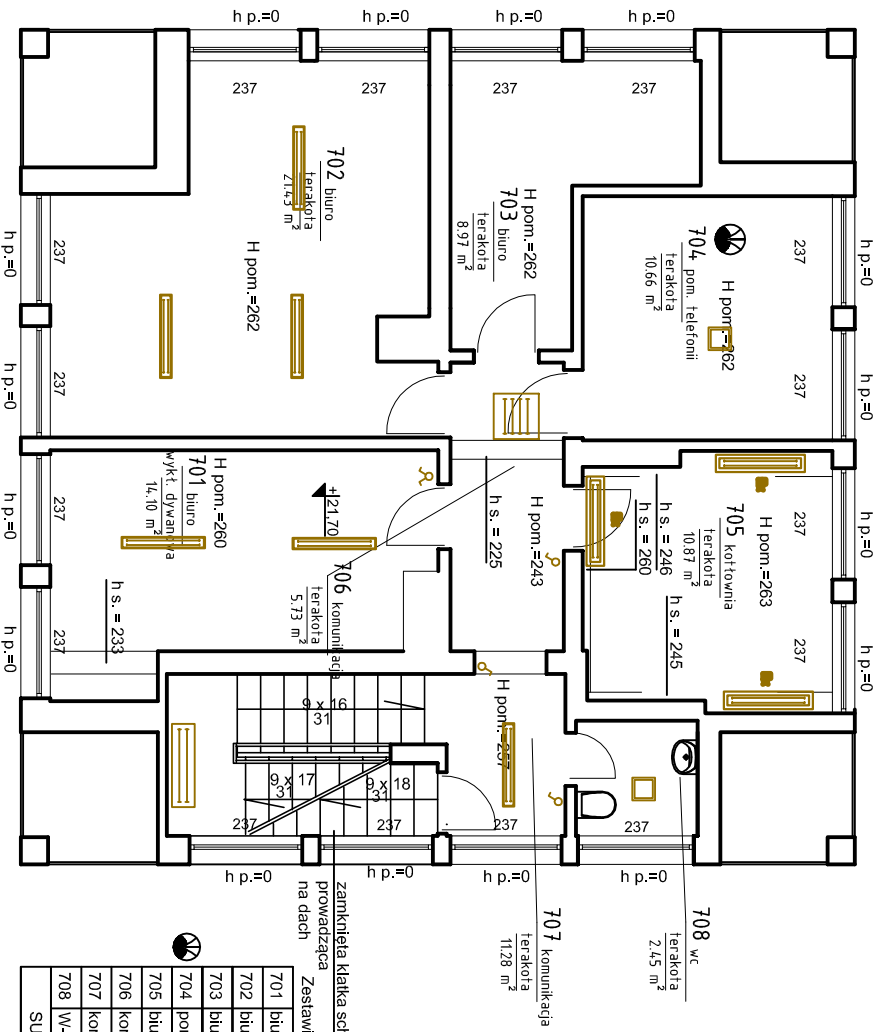

701	biu	Zestaw
702	biu	
703	biu	
704	po	
705	biu	
706	ko	
707	ko	
708	WC	
SU		

Inwestor: Instytut Meteorologii i Gospodarki Wodnej adres: ul. Podleśna 61, 01-673 Warszawa	
Wykonawca: ORI Tomasz Jaroszewicz adres: Kopczany 6, 16-315 Lipsk	
Tytuł opracowania: Inwentaryzacja elektryczna budynku "A" w Warszawie przy ul. Podleśnej 61	
Tytuł rysunku: INSTALACJA OŚWIETLENIA, INSTAL. TELETECHNICZNE - PIĘTRO 7	Nr rys.: 18
Projektant: mgr inż. KRZYSZTOF STARCZAK PDK/0254/OWOE/13	Podpis:
Skala: 1:100	
Data: 10.2017	