
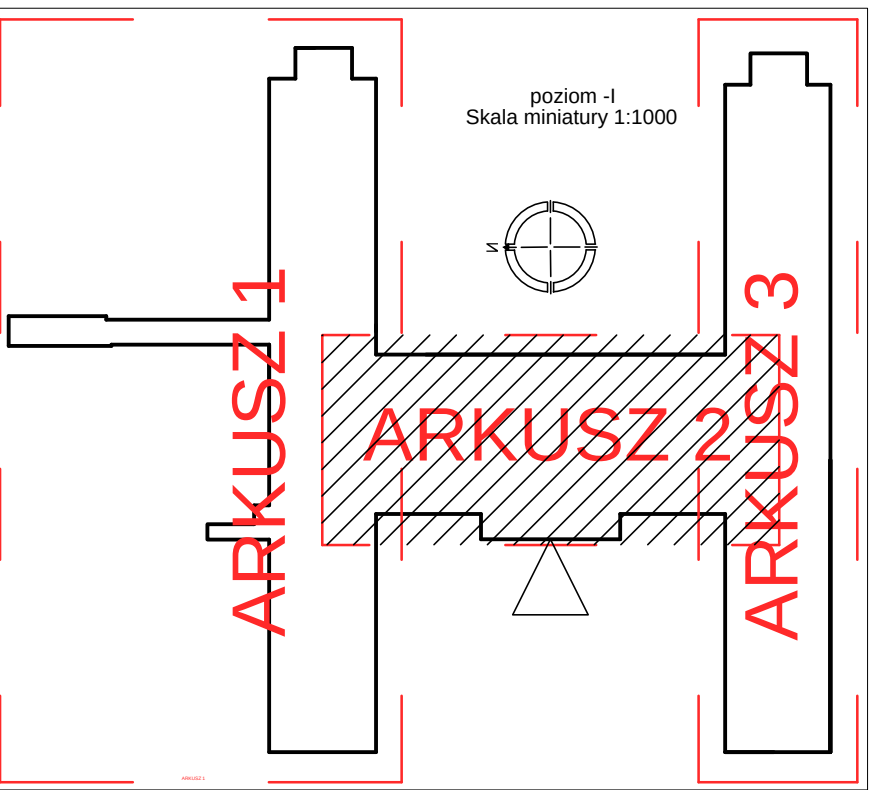


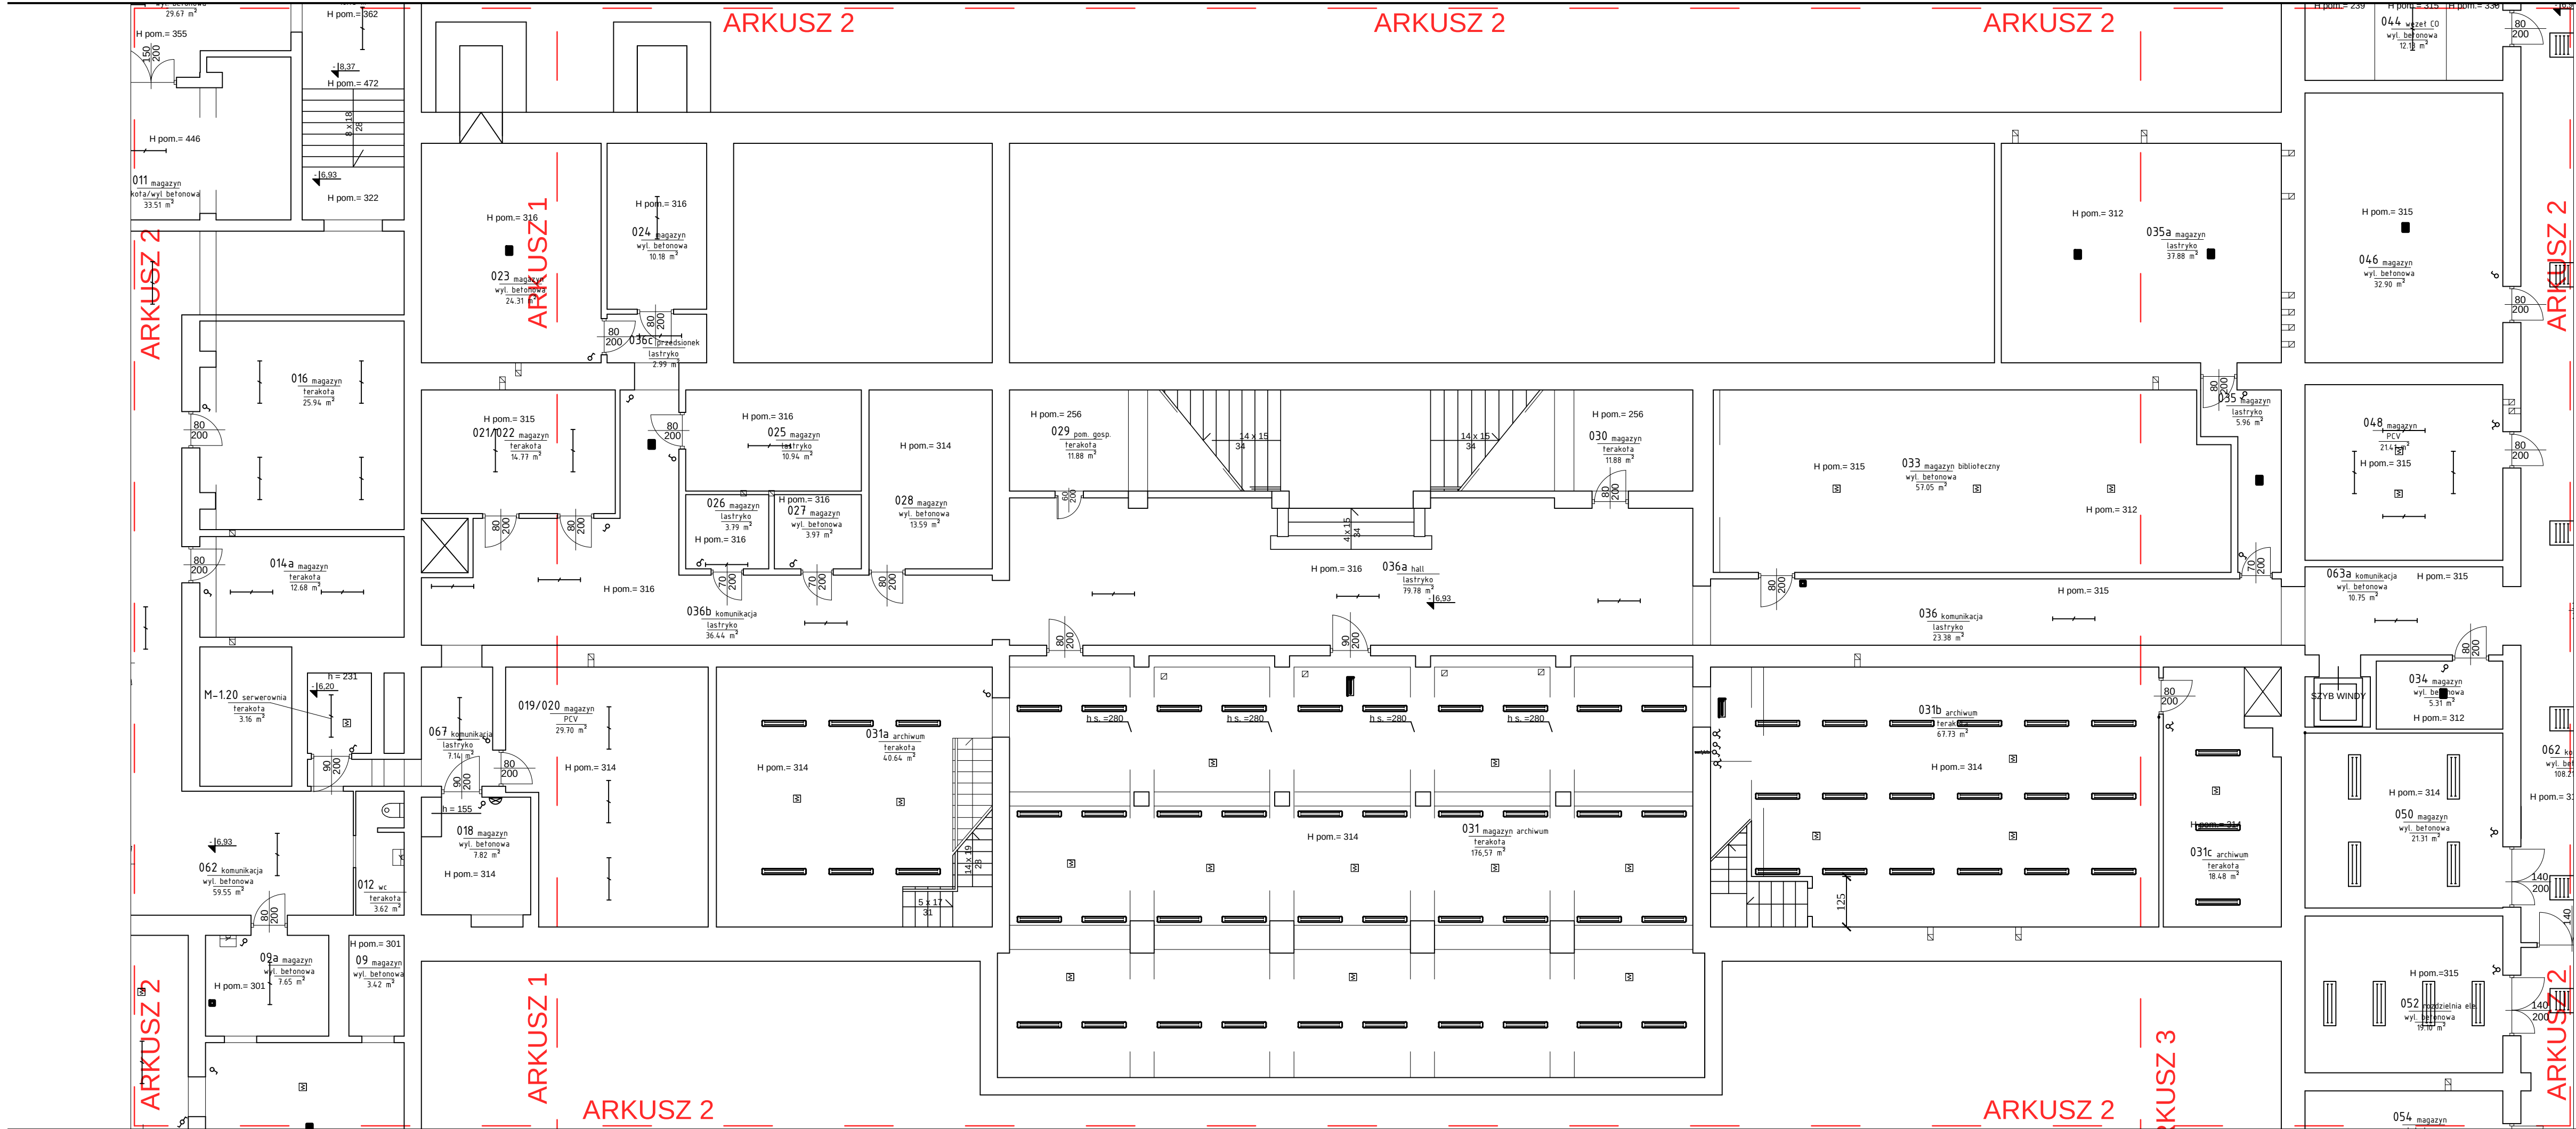

Investor:	Instytut Meteorologii i Gospodarki Wodnej adres: ul. Podleśna 61; 01-673 Warszawa		
Wykonawca:	ORI Tomasz Jaroszewicz adres: Kopczany 6; 16-315 Lipsk		
Tytuł opracowania:	Inwentaryzacja elektryczna budynku "A" w Warszawie przy ul. Podleśnej 61		
Tytuł rysunku:	INSTALACJA OŚWIETLENIA, INSTAL. TELETECHNICZNE - POZIOM -1 /ARKUSZ 2/	Nr rys.:	3
Projektant:	mgr inż. KRZYSZTOF STARCZAK PDK/0254/OWOE/13	Podpis:	Skala: 1:100 Data: 10.2017